


Rozvaděč Alkom -
dálkové odečty osazen
pod původním
rozvaděčem STA

pozice zakončení rez.kabelu
pro požární odvětrání

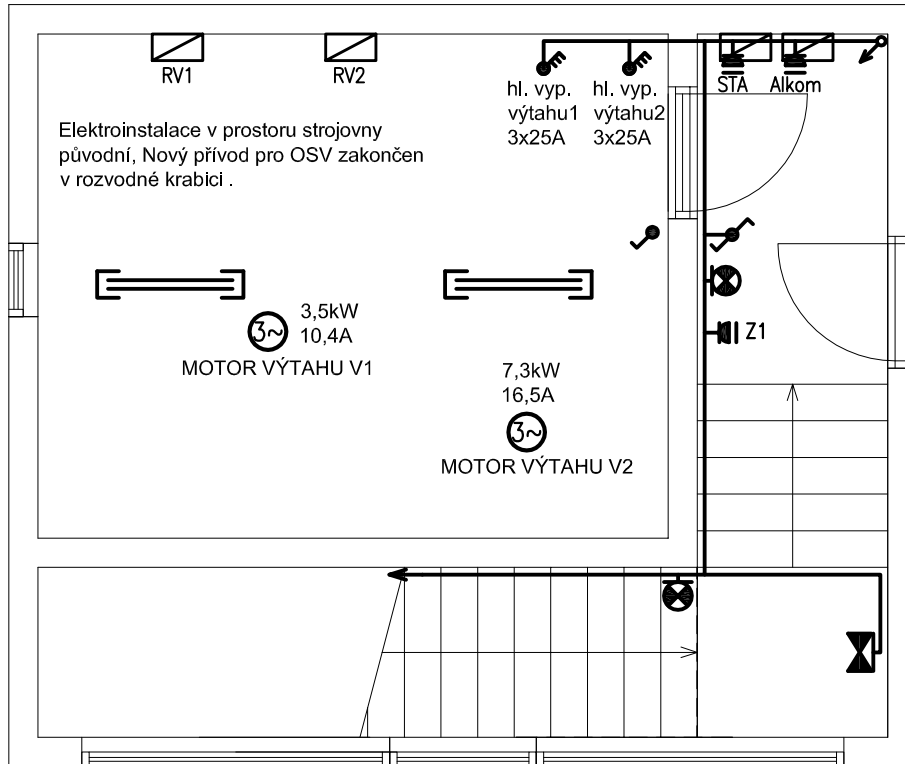

Legenda značek:

	stoupací kabelové vedení
	hlavní ochranné pospojení
	stropní svítidlo
	stropní svítidlo, min. IP43
	nástěnné svítidlo, min. IP43
	nástěnné svítidlo
	závěsné svítidlo
	zářivkové svítidlo 2x36W, min. IP43
	zářivkové svítidlo 2x36W
	liniové LED svítidlo, min. IP43
	nástěnný senzor pohybu
	spínač č.1
	spínač č.1, min. IP43
	spínač č.6, min. IP43
	zásuvka 230V dvojité
	zásuvka 230V
	zásuvka 230V, min. IP43

Zakončení přípojek výtahů na svorkách stávajících hlavních vypínačů. Technologie výtahů za hlavními vypínači není předmětem projektu. Umělé osvětlení ve strojovně výtahu bude zachováno stávající , nově napojené na samostatně jištěný vývod z RSP , společný pro nově instalované osvětlení schodiště do střešní nástavby a před strojovnou výtahů. Zásuvkový vývod 230V/10A pro STA bude osazen ve vnitřním prostoru stávajícího rozvaděče STA. Obdobně bude provedeno napájení rozvaděče Alkom. Montážní zásuvka 230V/16A bude osazena v blízkosti dveří na střechu. Instalace mimo strojovnu výtahu - na schodišti bude provedena kabely s izolací B2ca s1d1a1 v bezhalogenových HF lištách. Kabelový přechod od prostupu do strojovny výtahů při podlaze opatřený SDK zakrývací konstrukcí v požární odolnosti EI30. Rezervní trubkovody zakončeny po stropem, při stěně nad patrovým prostupem.

NEDÍLNOU SOUČÁSTÍ VÝKRESŮ JE TECHNICKÁ ZPRÁVA

DÍLO CHRÁNĚNO AUTORSKÝM ZÁKONEM č.121/2000 Sb.

Akce : Výměna, obnova a úpravy elektroinstalace ve spol. prostorech panelového BD s patrovými chodbami		
Projektant: Ing. P. Znamenáček	Část: Elektroinstalace	Výkr. č.: D.1.4.06
Vypracoval: Ing. J. Znamenáček	Datum: říjen / 2025	arch.č.: 33 / 2025
Stupeň: DPS	Měřítko: 1:50	paré č. :
NÁZEV: Dispozice střešní nástavba		
INVESTOR: Bytové družstvo Tererova 1358/12 IČO 27414680		
MÍSTO: Bytový dům v ulici Tererova 1358/12, Praha 11 - Chodov, PSČ 149 00		